


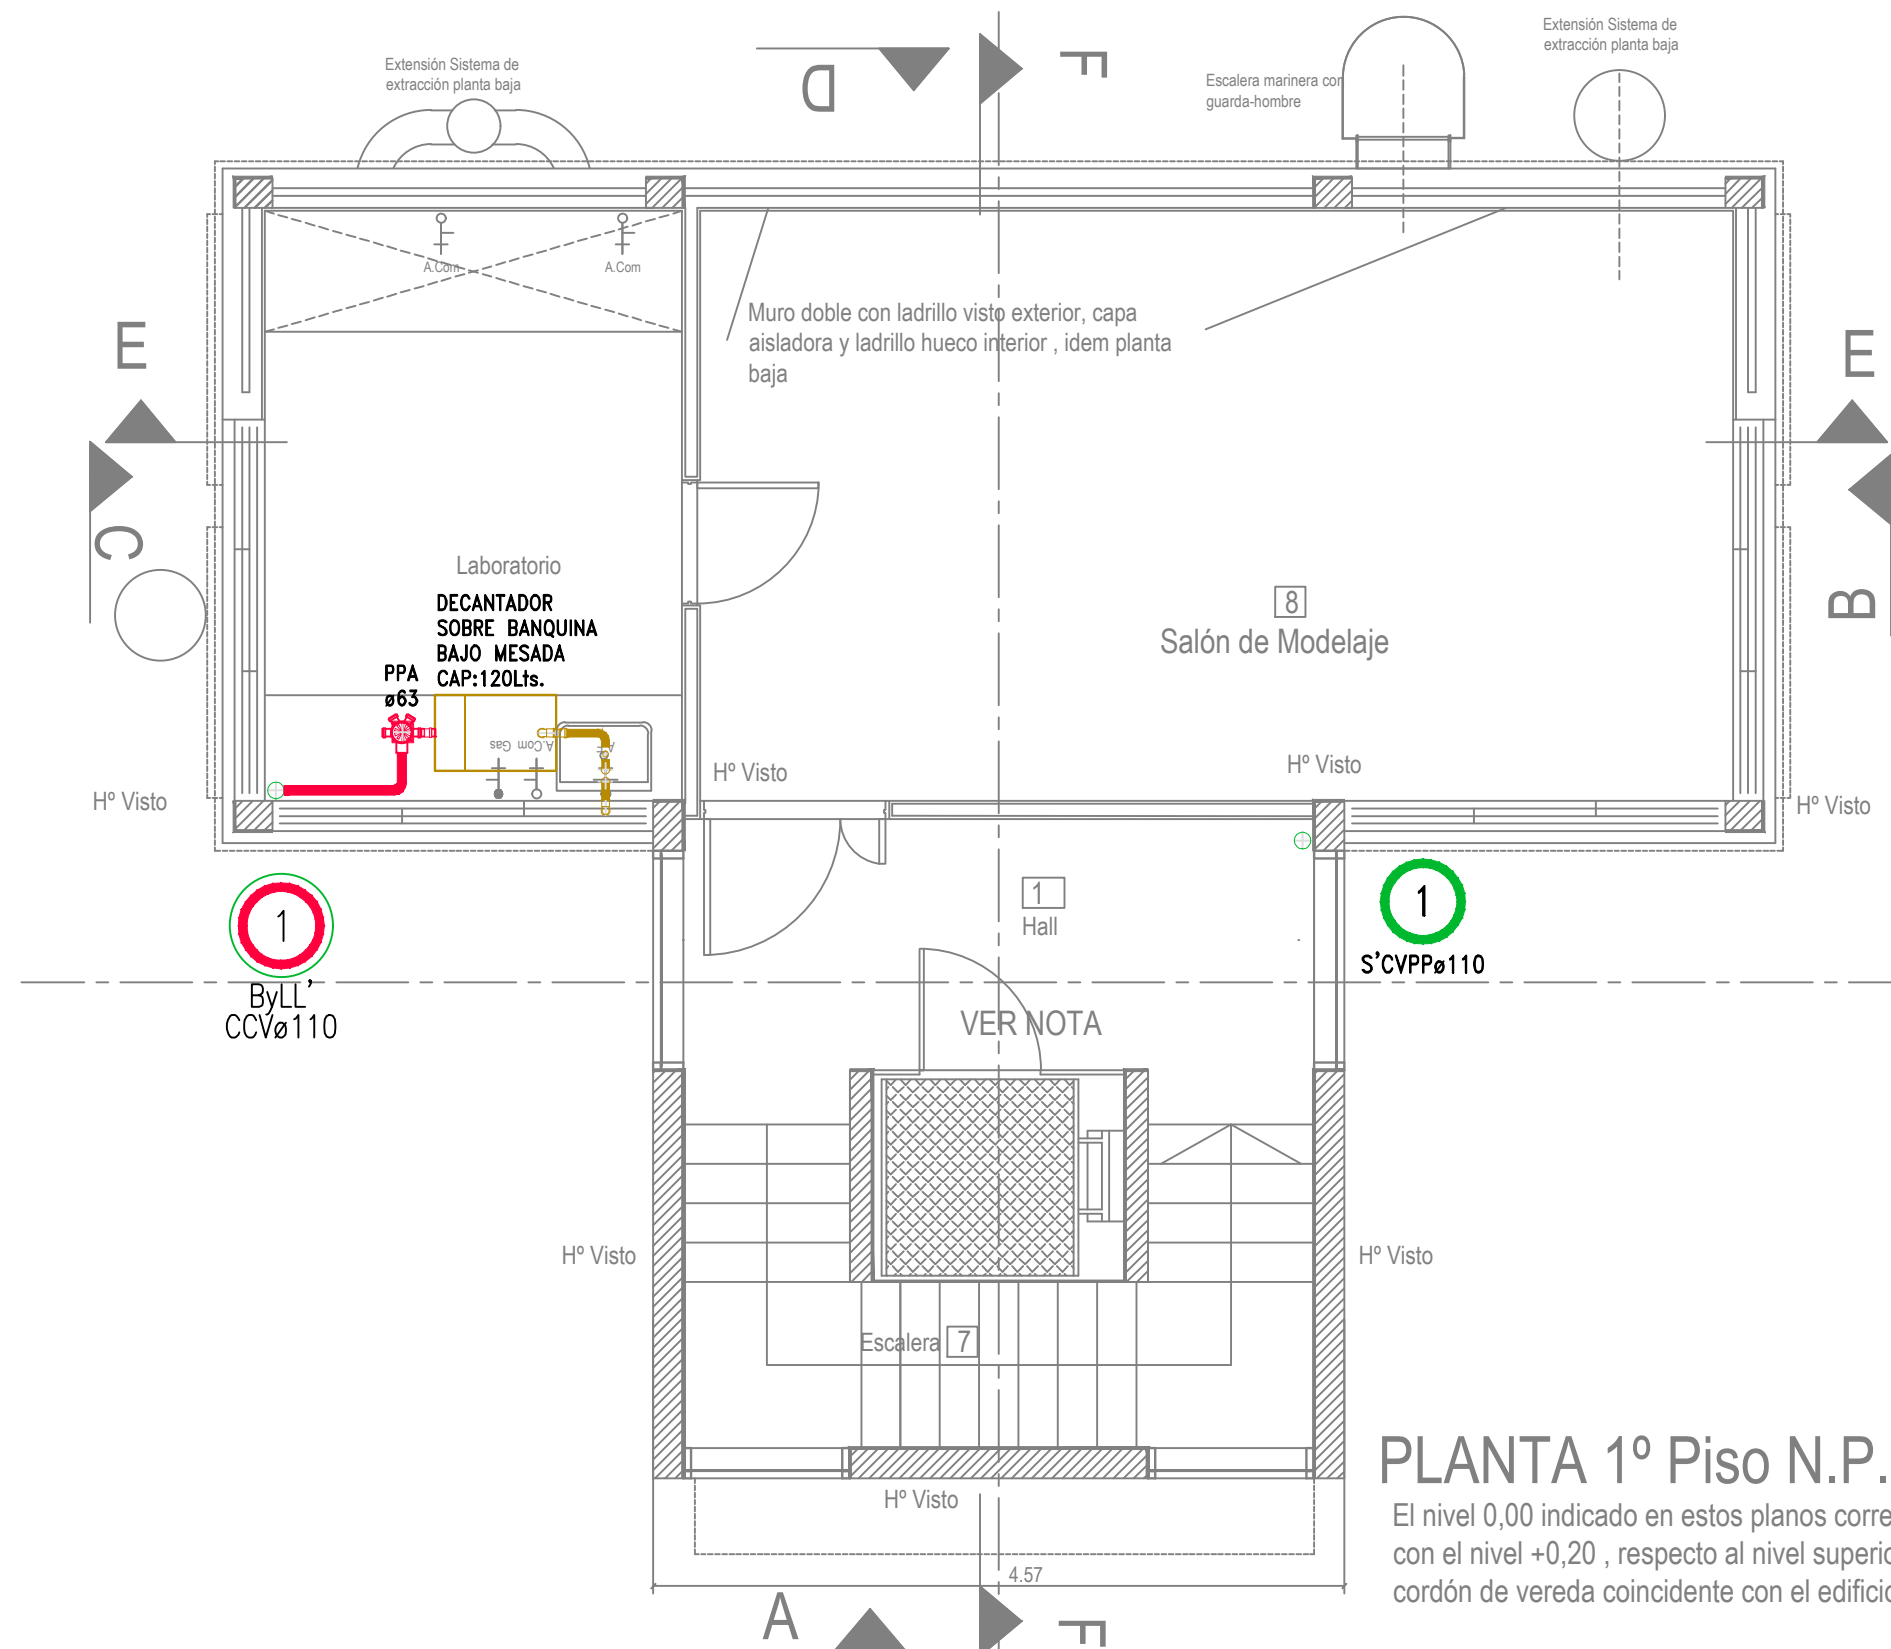

NOTA
ASCENSOR HIDRAULICO

PLANTA 1º Piso N.P.T. :+3.44

El nivel 0,00 indicado en estos planos corresponde con el nivel +0,20 , respecto al nivel superior del cordón de vereda coincidente con el edificio

UBA-CONICET
EDIFICIO IDEAN

CIUDAD UNIVERSITARIA C.A.B.A.

Martin Bacigalupo

arquitecto

ARENALES 1686, 3er. PISO, C.A.B.A.(1061)

Tel/Fax. 4811-9413 Celu: 154-175-6199

Mail : bgr.arq@gmail.com.ar

PLANO

ESCALA: 1:50

INST.SANITARIA-DESAGÜES
PLANTA ALTA

FECHA : 20-11-2017

IS2